


RZUT DACHU
SCHEMAT INSTALACJI ODGROMOWEJ

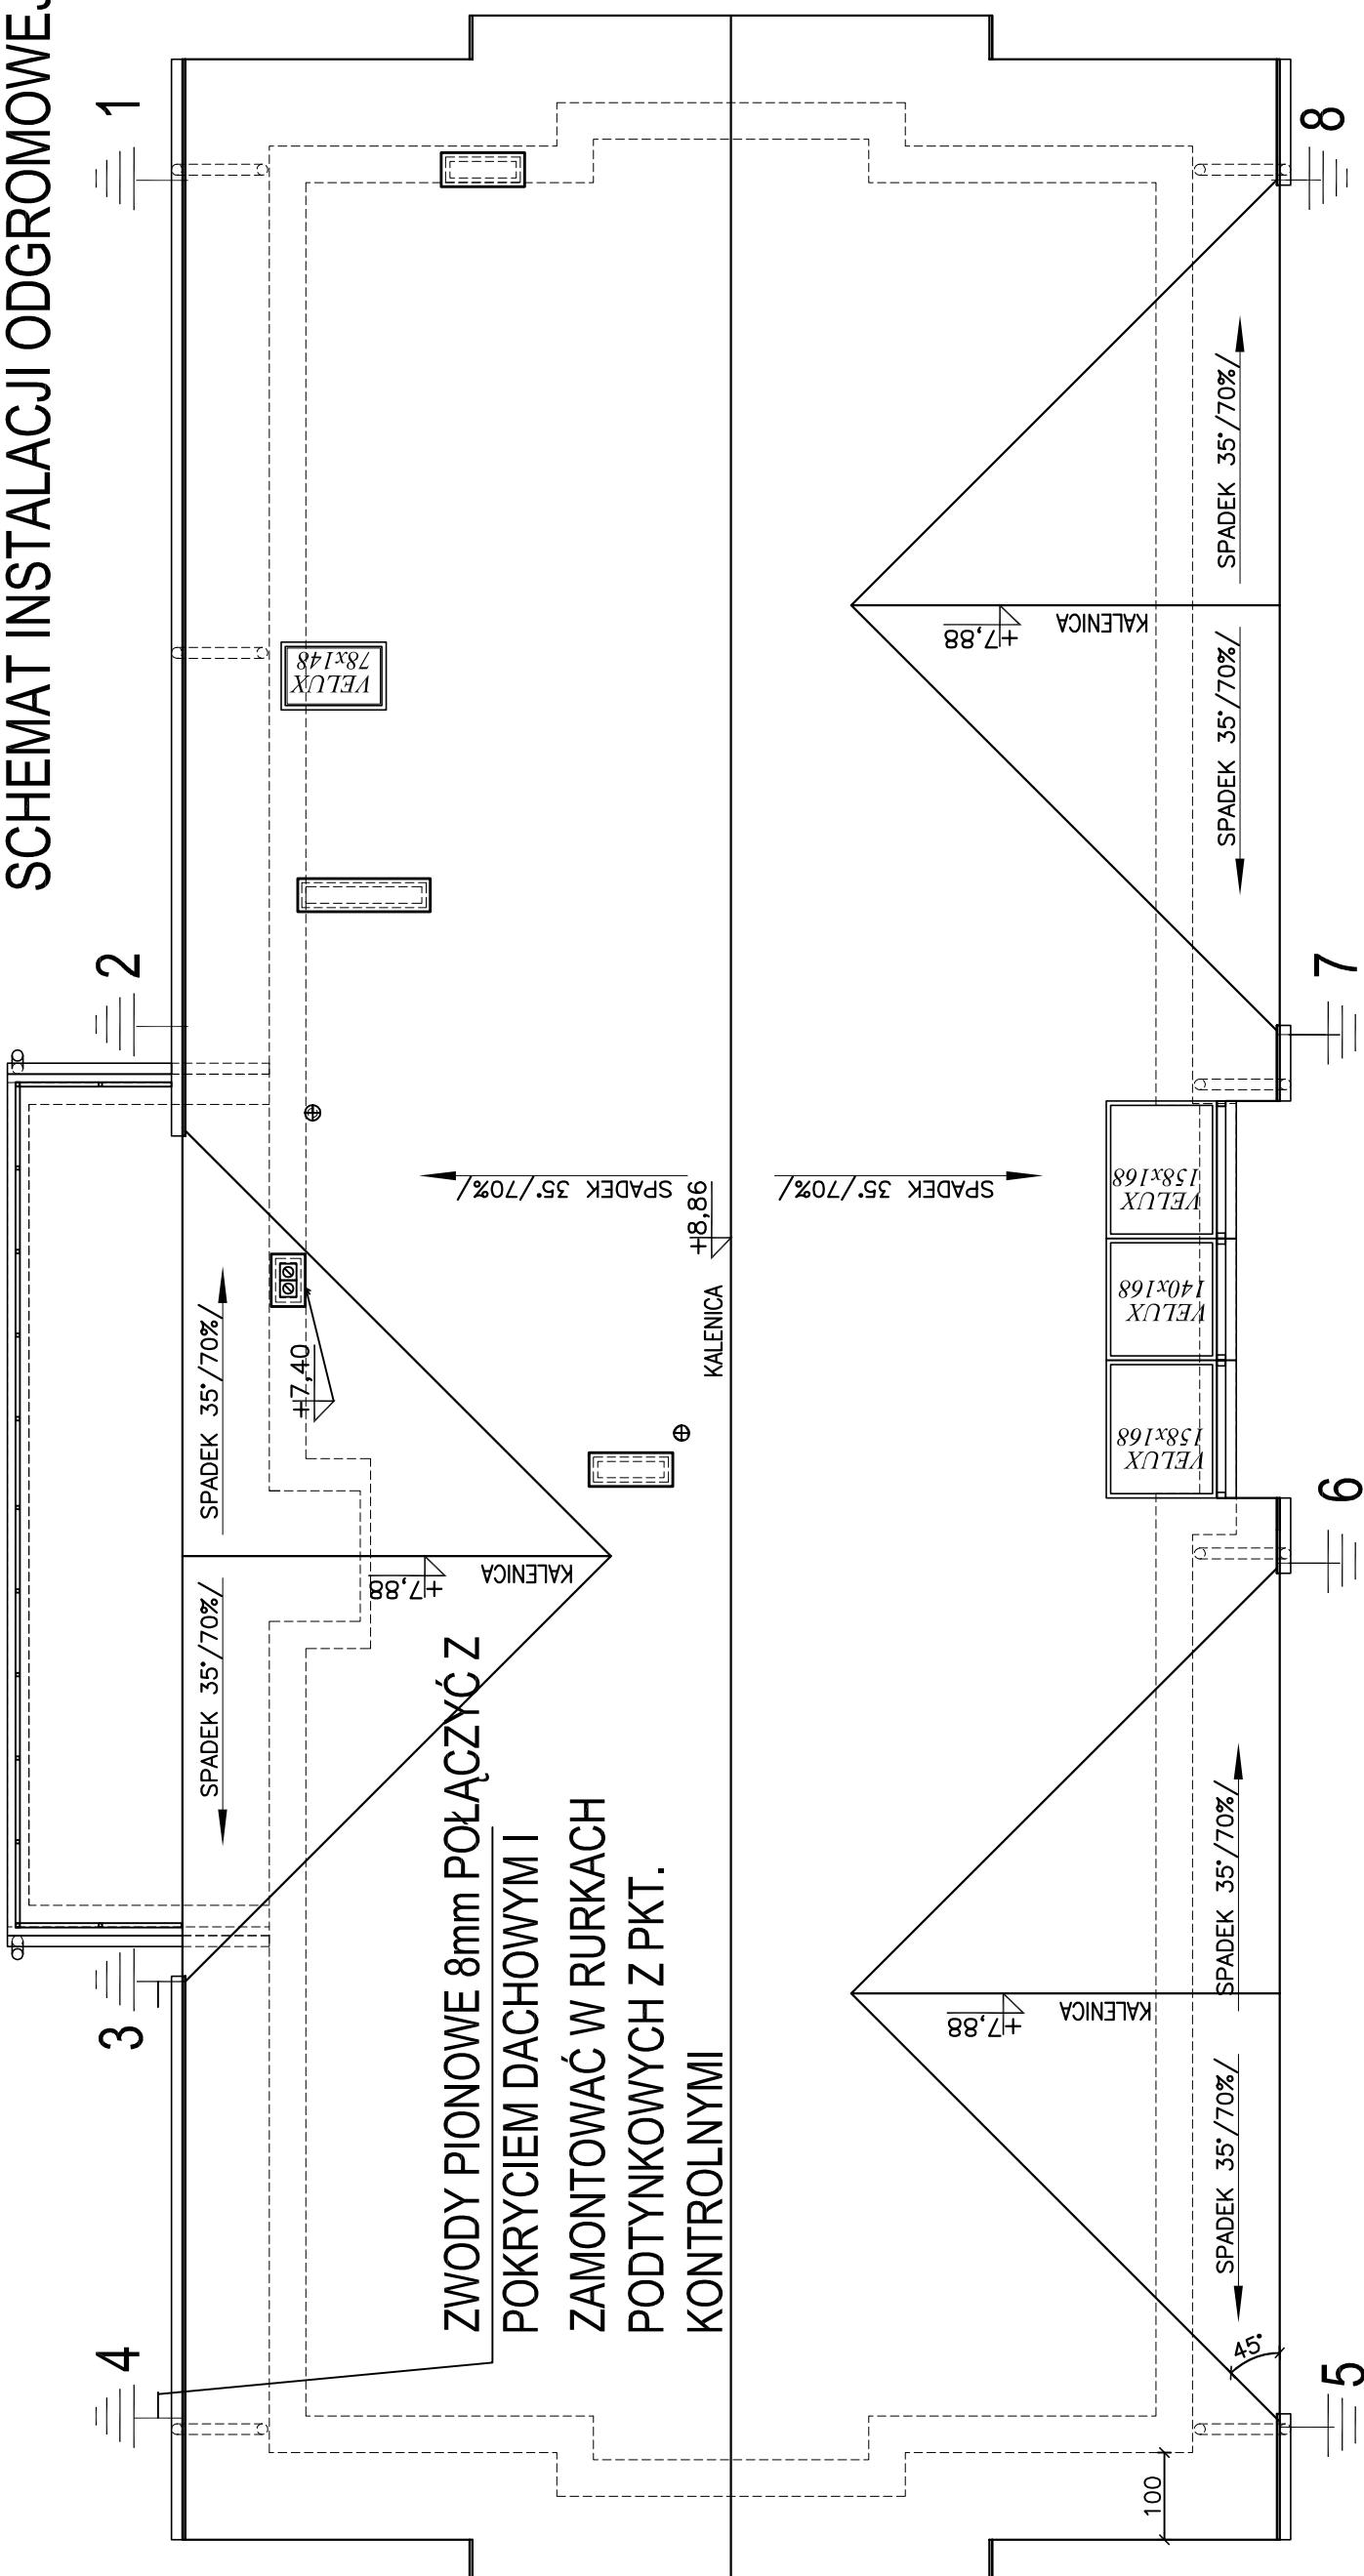

P.H.U. "BARMI"	KOLUSZKI UL.3-GO MAJA 20
TEL. 044*714*30*40	- 0698*610*207
TEMAT	BUDYNEK GMINNEJ BIBLIOTEKI
RYSUNEK	RZUT DACHU SCHEMAT INSTALACJI ODGROMOWEJ
LOLAZACJA	ROGÓW, UL. 9-GO MAJA DZ. NR 529
INSTALACJE ELEKTRYCZNE	KWIĘCIEŃ KAZIMIERZ UPR. NR GP.IV.7342/ 199/ 92
SKALA 1:100	DATA: 02.2011
	STR NR