

RZUT PODDASZA

SCHEMAT WEWNĘTRZNEJ

INSTALACJI

ELEKTRYCZNEJ

2.1. HOLL  
28,67m<sup>2</sup> terakota

2.2. WC  
2,97m<sup>2</sup> terakota

2.3. POM. SOCJALNE  
5,24m<sup>2</sup> terakota

2.4. POM. ADMINISTRACYJNE  
7,80m<sup>2</sup> panele podłogowe


2.5. MAGAZYN KSIĄŻEK  
63,50m<sup>2</sup> terakota

2.6. POM. ADMINISTRACYJNE  
8,41m<sup>2</sup> panele podłogowe

CZ. MAGAZYNOWO-BIUROWA : 112,59 m<sup>2</sup>

2.7. SALA GIER I REKREACJI  
91,97m<sup>2</sup> terakota+panele podłogowe

CZ. UŻYT. PUBLICZNEJ : 91,97 m<sup>2</sup>  
R A Z E M : 208,46 m<sup>2</sup>

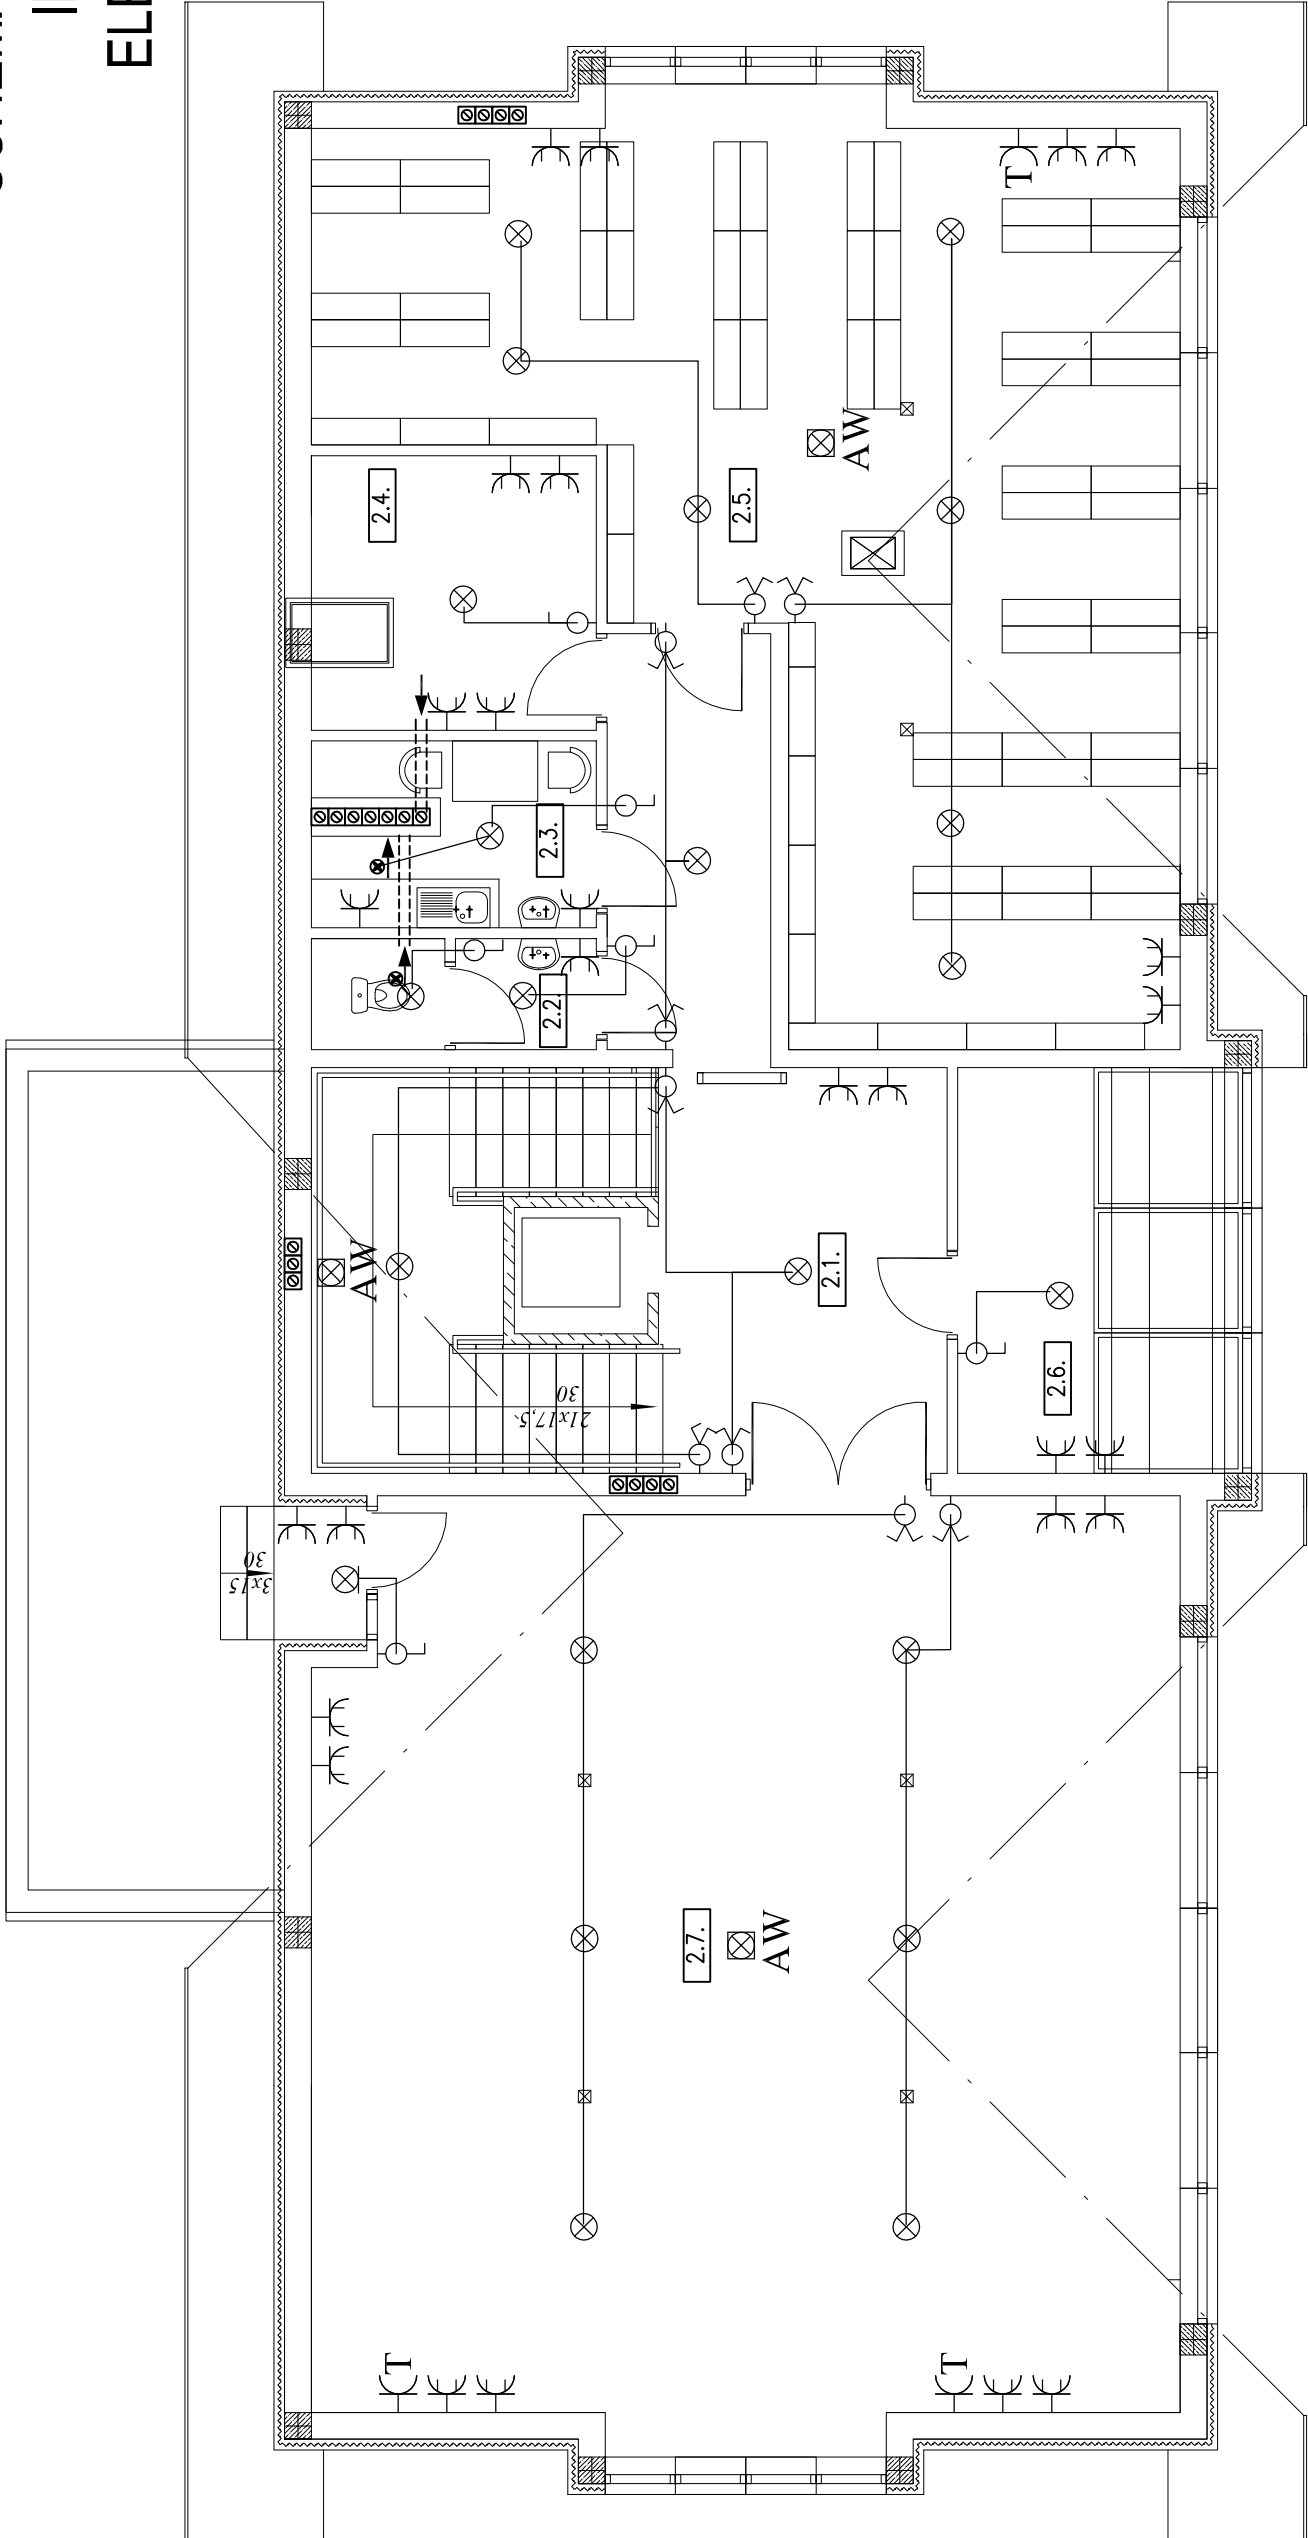

- GNIAZDO 220 V
- GNIAZDO 380 V
- OPRAWA OŚWIETLENIOWA 3x24W
- WŁĄCZNIK POJEDYŃCZY
- WŁĄCZNIK KLATKOWY
- WŁĄCZNIK WIELOBODOWY
- OPRAWA OŚWIETLENIOWA ŻAROWA 220 V
- OPRAWA OŚWIETLENIOWA 220 V-KINKIET
- OPRAWA OŚWIETLENIOWA 220 V-AWARYJNEGO

<b>P.H.U. "BARMi"</b> <b>KOLUSZKI UL.3-GO MAJA 20</b> <b>TEL.044*714*30*40 - 0698*610*207</b>	
<b>TEMAT</b>	<b>BUDYNEK GMINNEJ BIBLIOTEKI</b>
<b>RYSUNEK</b>	RZUT PRODDASZA SCHEMAT WEWNETRZNEJ INSTALACJI ELEKTRYCZNEJ
<b>LOALIZACJA</b>	ROGÓW, UL. 9-GO MAJA DZ. NR 529
<b>INSTALACJE</b>	KWIECIEŃ KAZIMIERZ NR UPR. GP. IV. 7342 / 199 / 92
<b>SKALA 1:100</b>	<b>DATA: 02.2011</b> <b>STR NR</b>