


RZUT PRZYZIEMIA SCHEMAT WEWNĘTRZNEJ INSTALACJI ELEKTRYCZNEJ

Ψ YDYP 3x2,5mm
 Ψ^3 YDYP 5x2,5mm
 \otimes YDYP 3x1,5mm

WENTYLATOR MECHANICZNY 50 m³/h
SPRĘŻONY Z OSMETLENIEM

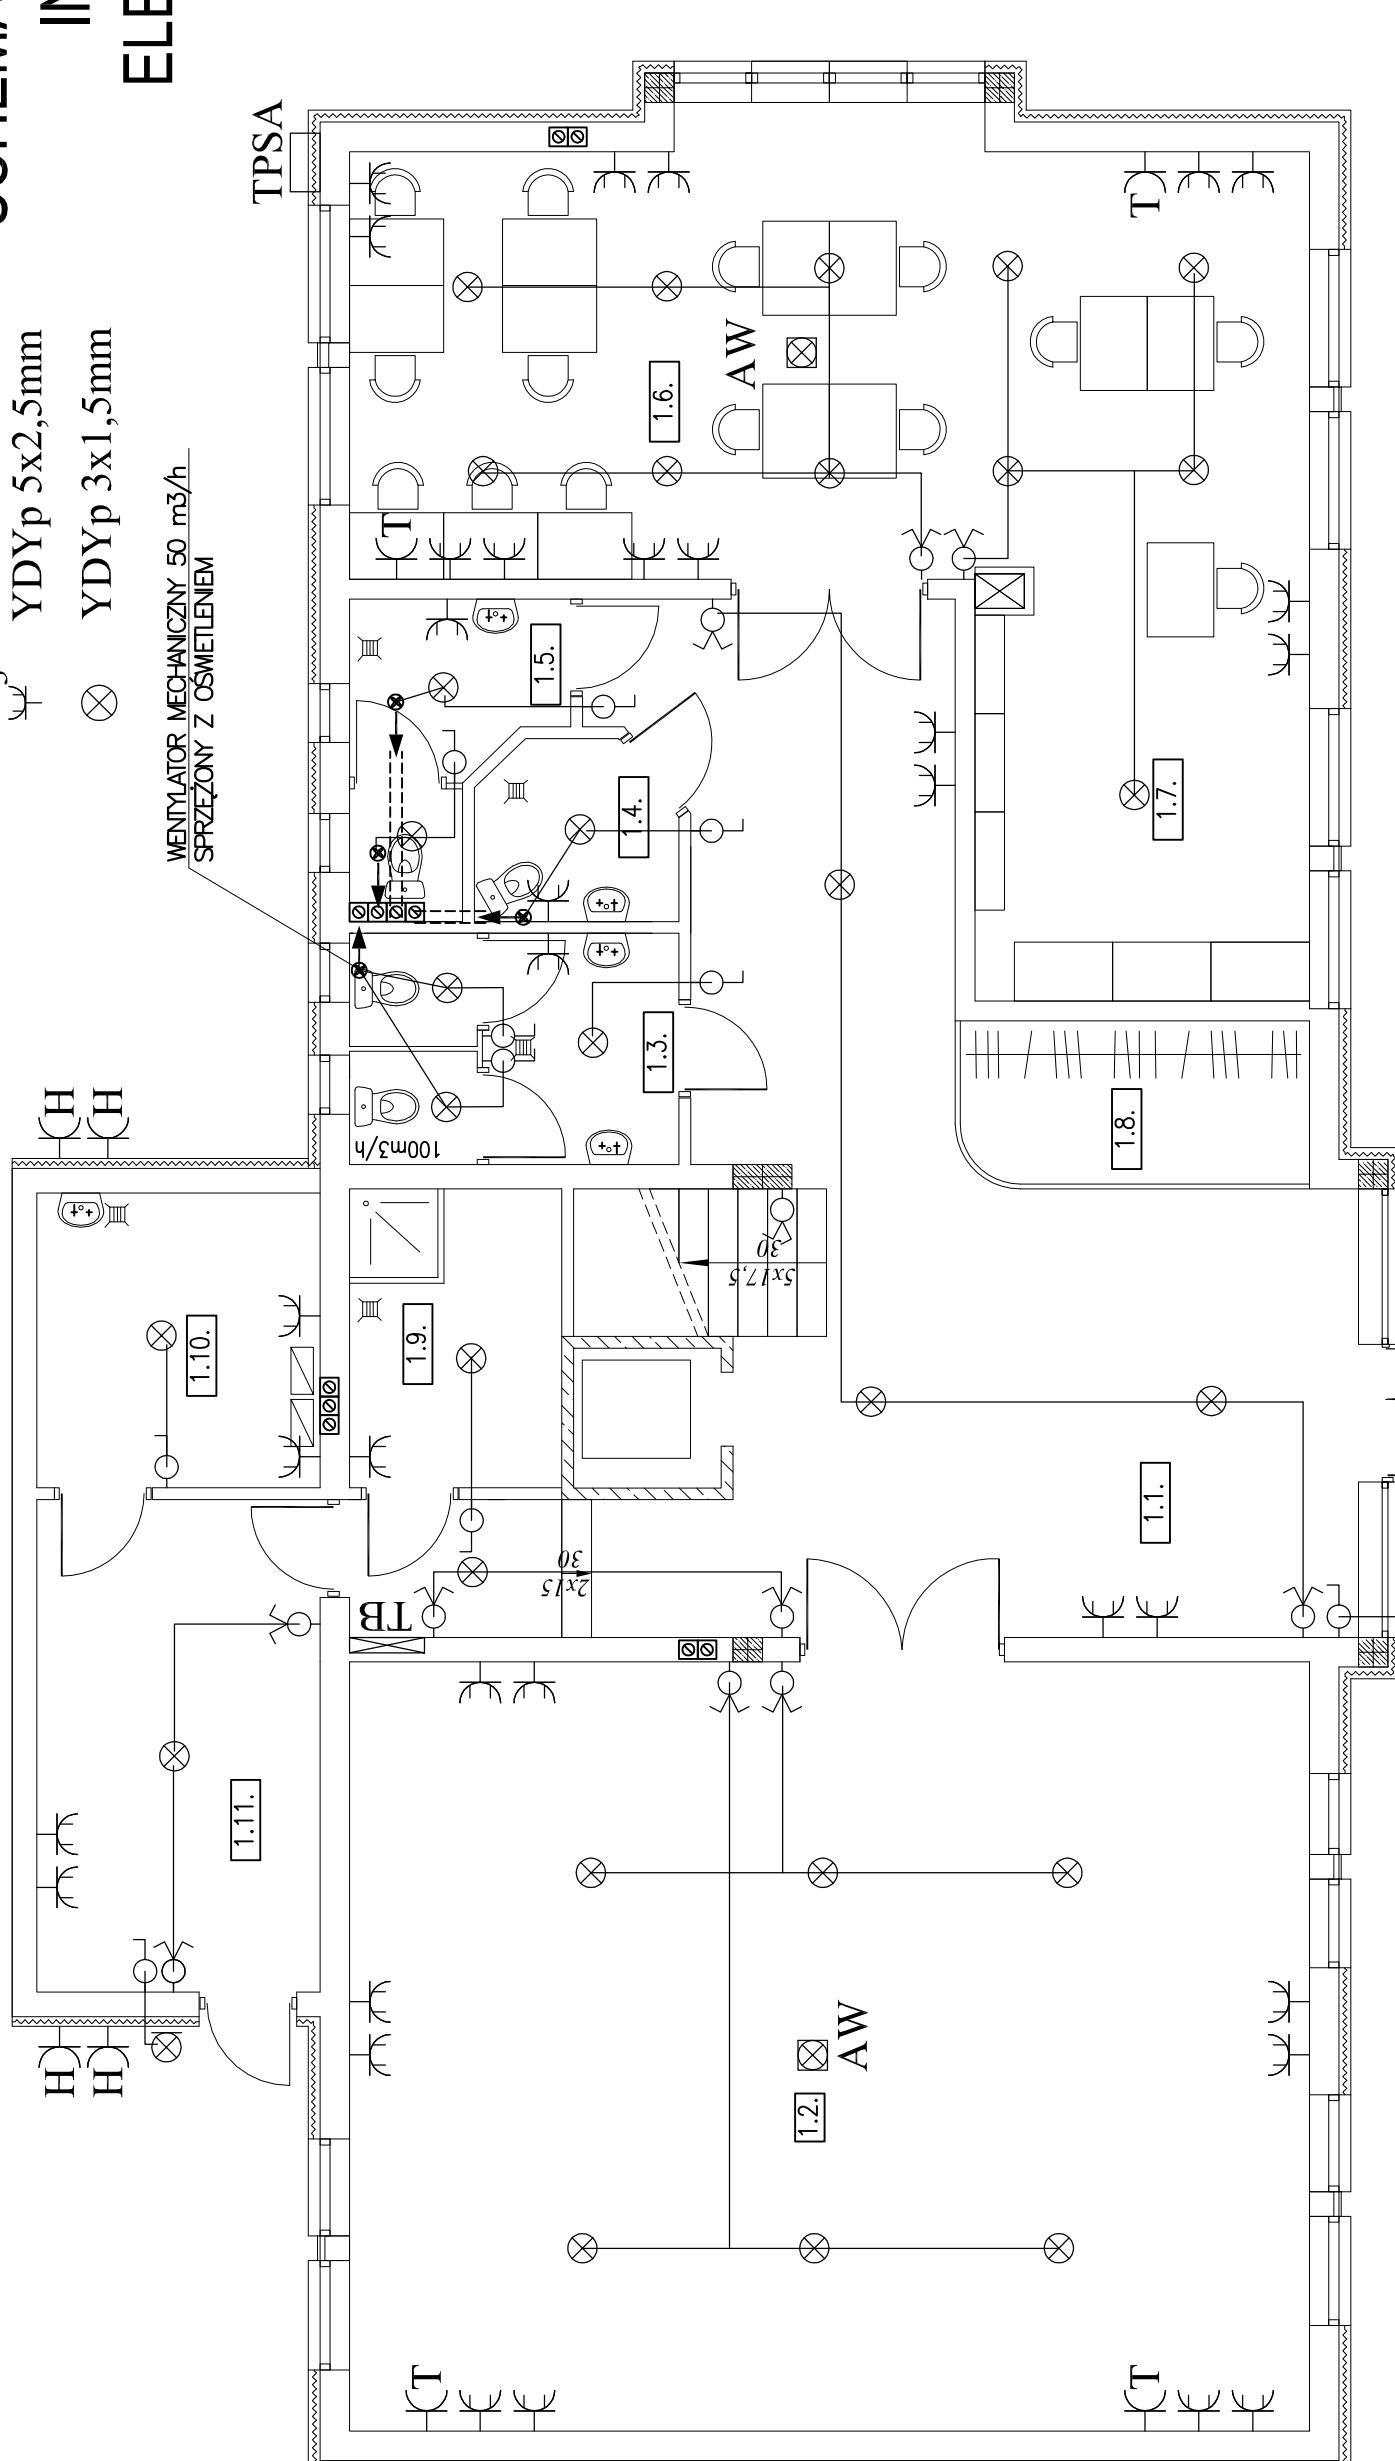

1.1. HALL
19,98m² terakota
1.2. SALA WYKŁADOWA
100,50m² panele podłogowe
1.3. WC DAMSKIE
7,55m² terakota
1.4. WC NIEPEŁNOSP.
3,45m² terakota
1.5. WC MĘSKIE
5,27m² terakota
1.6. CZYTELNA
42,40m² terakota
1.7. +KATALOGI
14,80m² terakota
1.8. SZATNIA
5,60 m² terakota
CZ. UŻYT. PUBLICZNEJ : 229,58 m²

CZ. GOSPODARCZA : 32,00 m²

R A Z E M : 261,58 m²

- Ψ GNIAZDO 220 V
- Ψ^3 GNIAZDO 380 V
- \otimes OPRAWA OŚWIETLENIOWA 3x24W
- \odot WŁĄCZNIK KLATKOWY
- \odot WŁĄCZNIK WIELOOBWORDOWY
- \odot OPRAWA OŚWIETLENIOWA ŻAROWA 220 V
- \odot OPRAWA OŚWIETLENIOWA 220 V-KINKIET
- \odot OPRAWA OŚWIETLENIOWA 220 V-AWARYJNEGO

P.H.U. "BARMI"
KOLUSZKI UL.3-GO MAJA 20
TEL. 044*714*30*40 - 0698*610*207
TEMAT BUDYNIEK GMINNEJ BIBLIOTEKI

RYSUNEK	RZUT PRZYZIEMIA SCHEMAT WEWNĘTRZNEJ INSTALACJI ELEKTRYCZNEJ
LOkalizacja	ROGÓW, UL. 9-GO MAJA
INSTALACJE	KWIECIEŃ KAZIMIERZ NR UPR. GP. IV. 7342 / 199 / 92
SKALA 1:100	DATA: 02.2011 STR NR