


RZUT DACHU
SCHEMAT INSTALACJI
ODGROMOWEJ

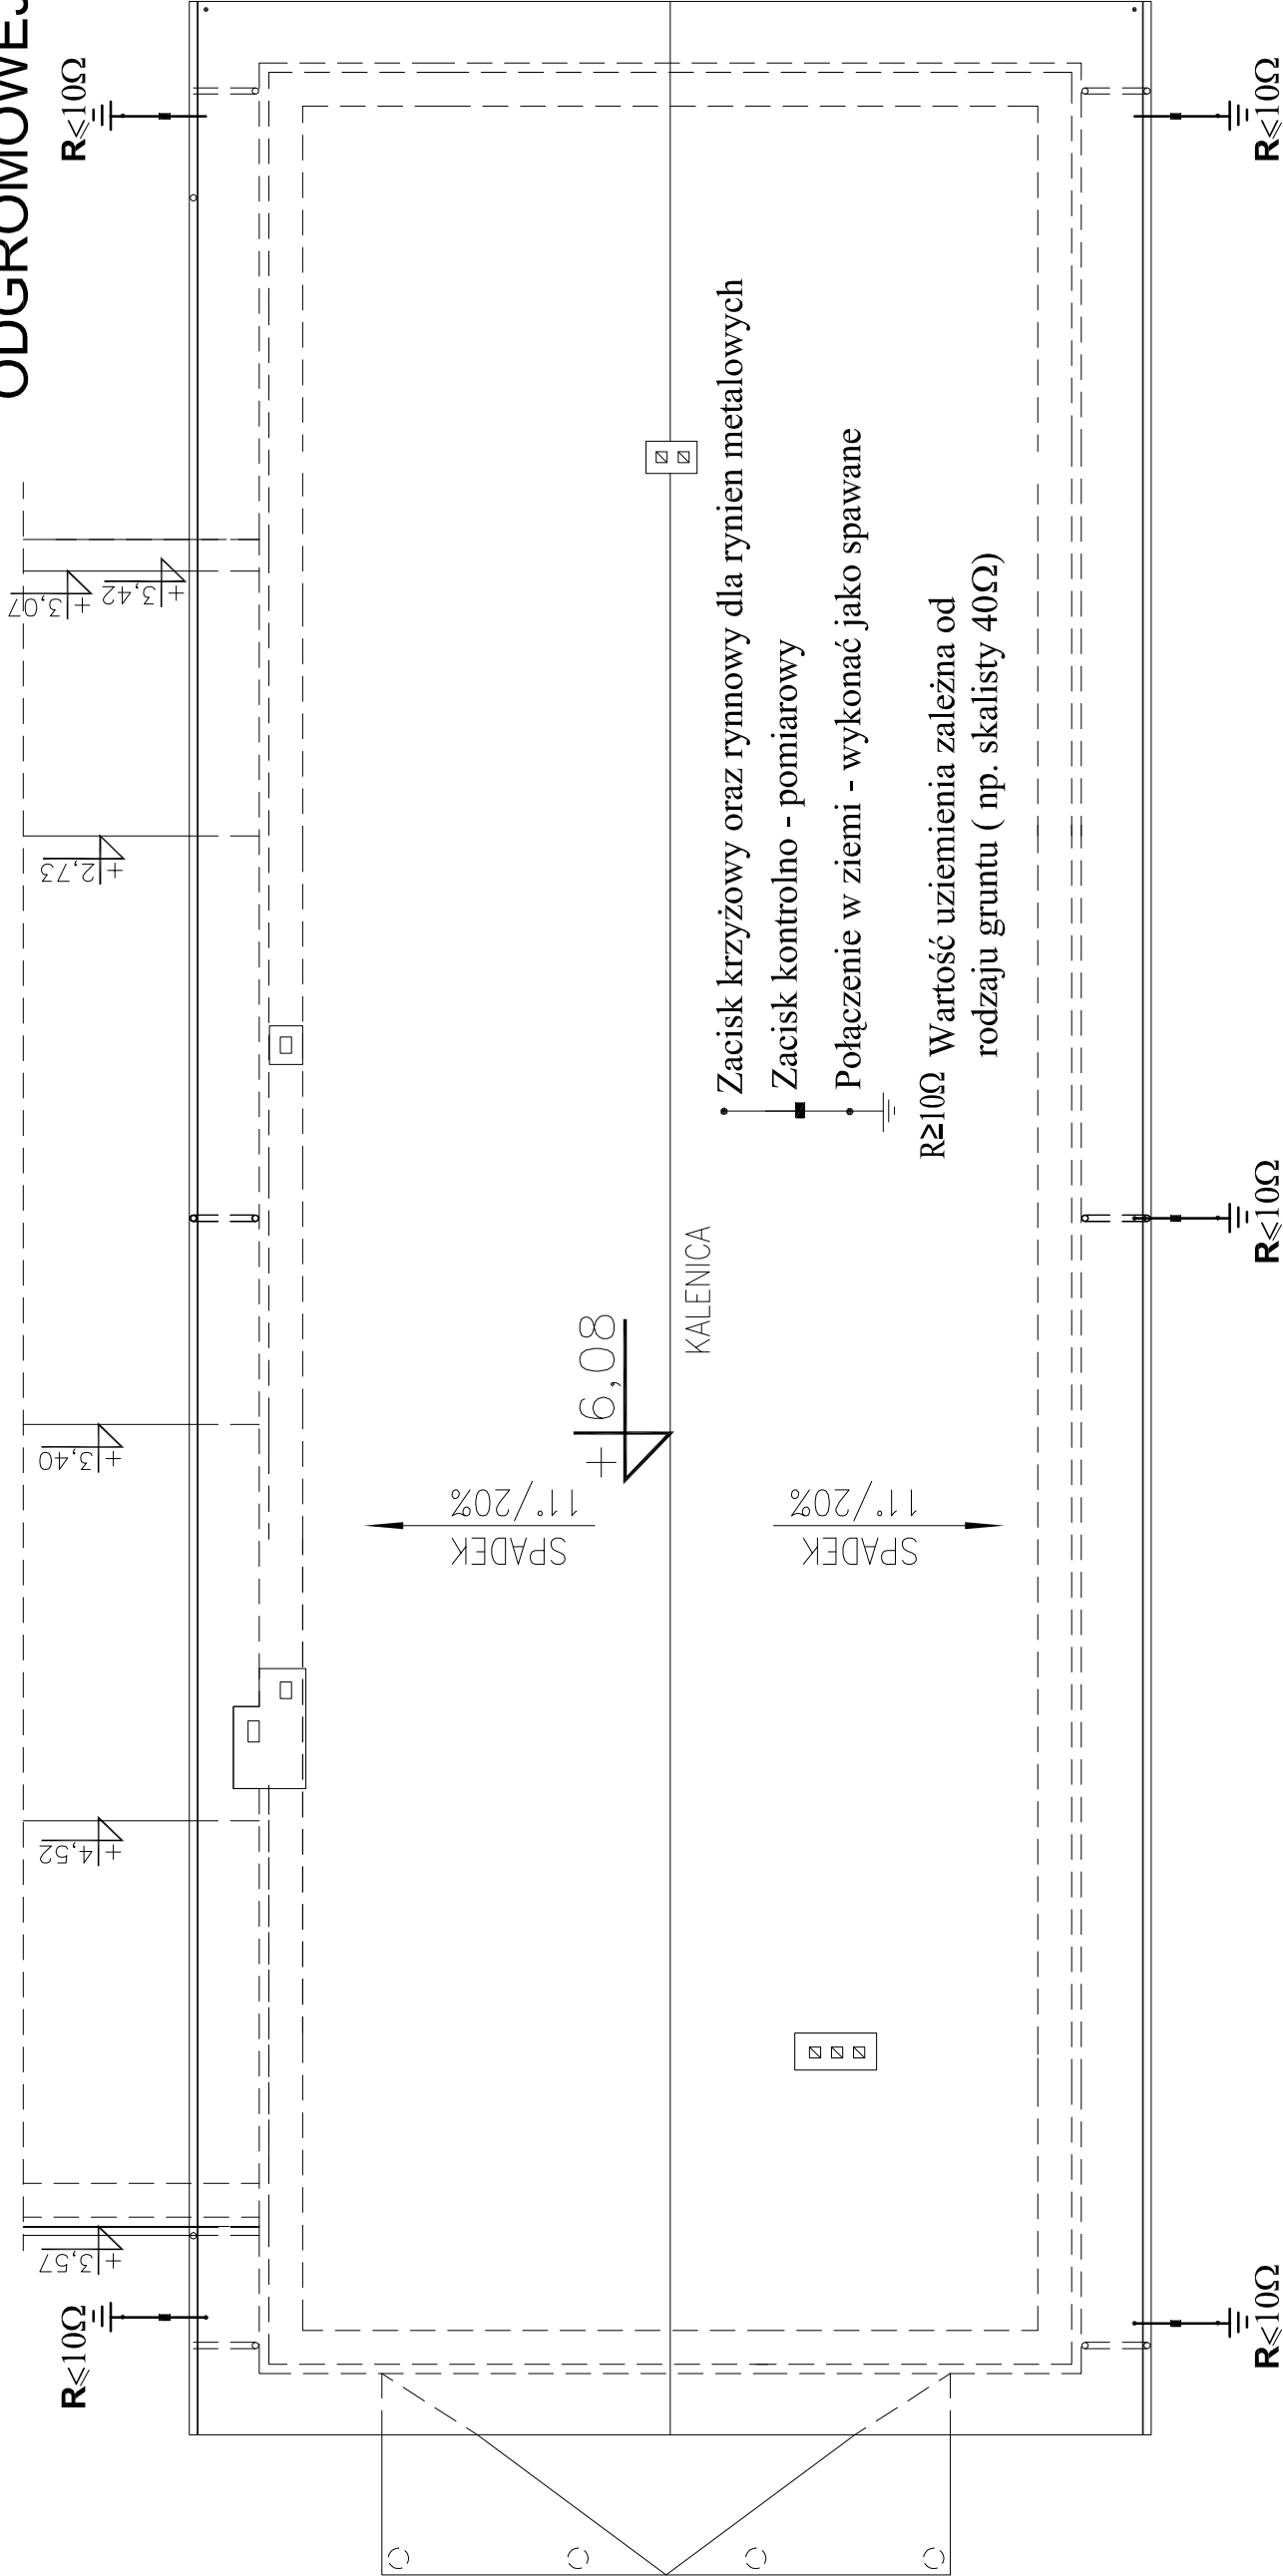

Instalację odgromową wykonać przy użyciu:
na dachu drutu stalowego ocynkowanego o średnicy \varnothing 8mm,
mocując go przy pomocy typowych uchwytów,
przewody odprowadzające prowadzić po ścianach obiektu
pod elewacją w rurkach PCV 22mm
zwody pionowe zakończyć sondami pionowymi,
zaciski probiercze sytuować na wysokości 0,4m od podłoża
połączenia od zacisku probierczego,
połączenia w ziemi wykonać jako spawane,
Wartości uziomów pojedynczych wg normy PN-86/E-05003/01
tablica 1 zależne są od rodzaju gruntu i np. dla gruntu gliniastego
i torfowego wynoszą:
uziom pionowy pojedynczy $R > 100\Omega$

P.H.U. "BARMi" KOLUSZKI UL.3-GO MAJA 20 TEL.044*714*30*40 - 0698*610*207			
TEMAT	PRZEBUDOWA ŚWIETLICY WIEJSKIEJ		
RYSunEK	RZUT DACHU SCHEMAT INSTALACJI ODGROMOWEJ		
LOKALIZACJA	ROGOW, UL. STRAŻACKA		
INSTALACJE	KWIECIEŃ KAZIMIERZ UPR. NR GP. IV 7342/199/92		
SKALA: 1:100	DATA: 12.2011	STR NR	