


RZUT PIĘTRA  
SCHEMAT WEWNĘTRZNEJ  
INSTALACJI ELEKTRYCZNEJ

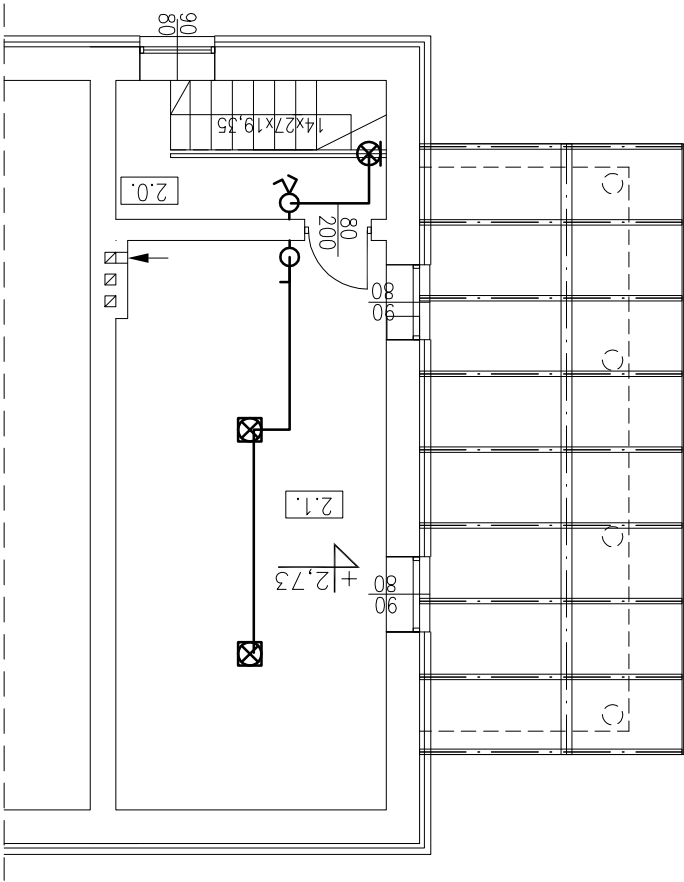

2.0.	komunikacja	3,00m2	strop instniejący
2.1.	strych nieużytkowy	25,20m2	strop instniejący

RAZEM: 28,20 m2

WŁĄCZNIK POJEDYŃCZY



WŁĄCZNIK K KLATKOWY



OPRAWA OŚWIETLENIOWA 220 V-KINKIET



OPRAWA OŚWIETLENIOWA JAŻENIOWA 18W



<b>P.H.U. "BARMIT"</b> <b>KOLUSZKI UL.3-GO MAJA 20</b> TEL.044*714*30*40 - 0698*610*207		<b>TEMAT</b> PRZEBUDOWA ŚWIE TLICZY WIEJSKIEJ
<b>RYSUNEK</b> RZUT PIĘTRA SCHEMAT WEWNĘTRZNEJ INSTALACJI ELEKTRYCZNEJ		<b>LOKALIZACJA</b> ROGÓW, UL. STRAŻACKA
<b>INSTALACJE</b> KWIĘCIEŃ KAZIMIERZ UPR. NR GP. IV 7342/199/92		<b>DZ. NR 462</b>
<b>SKALA: 1:100</b>		<b>DATA: 12.2011</b>
<b>STR NR</b>		