


RZUT PRZYZIEMIA SCHEMAT WEWNĘTRZNEJ INSTALACJI ELEKTRYCZNEJ

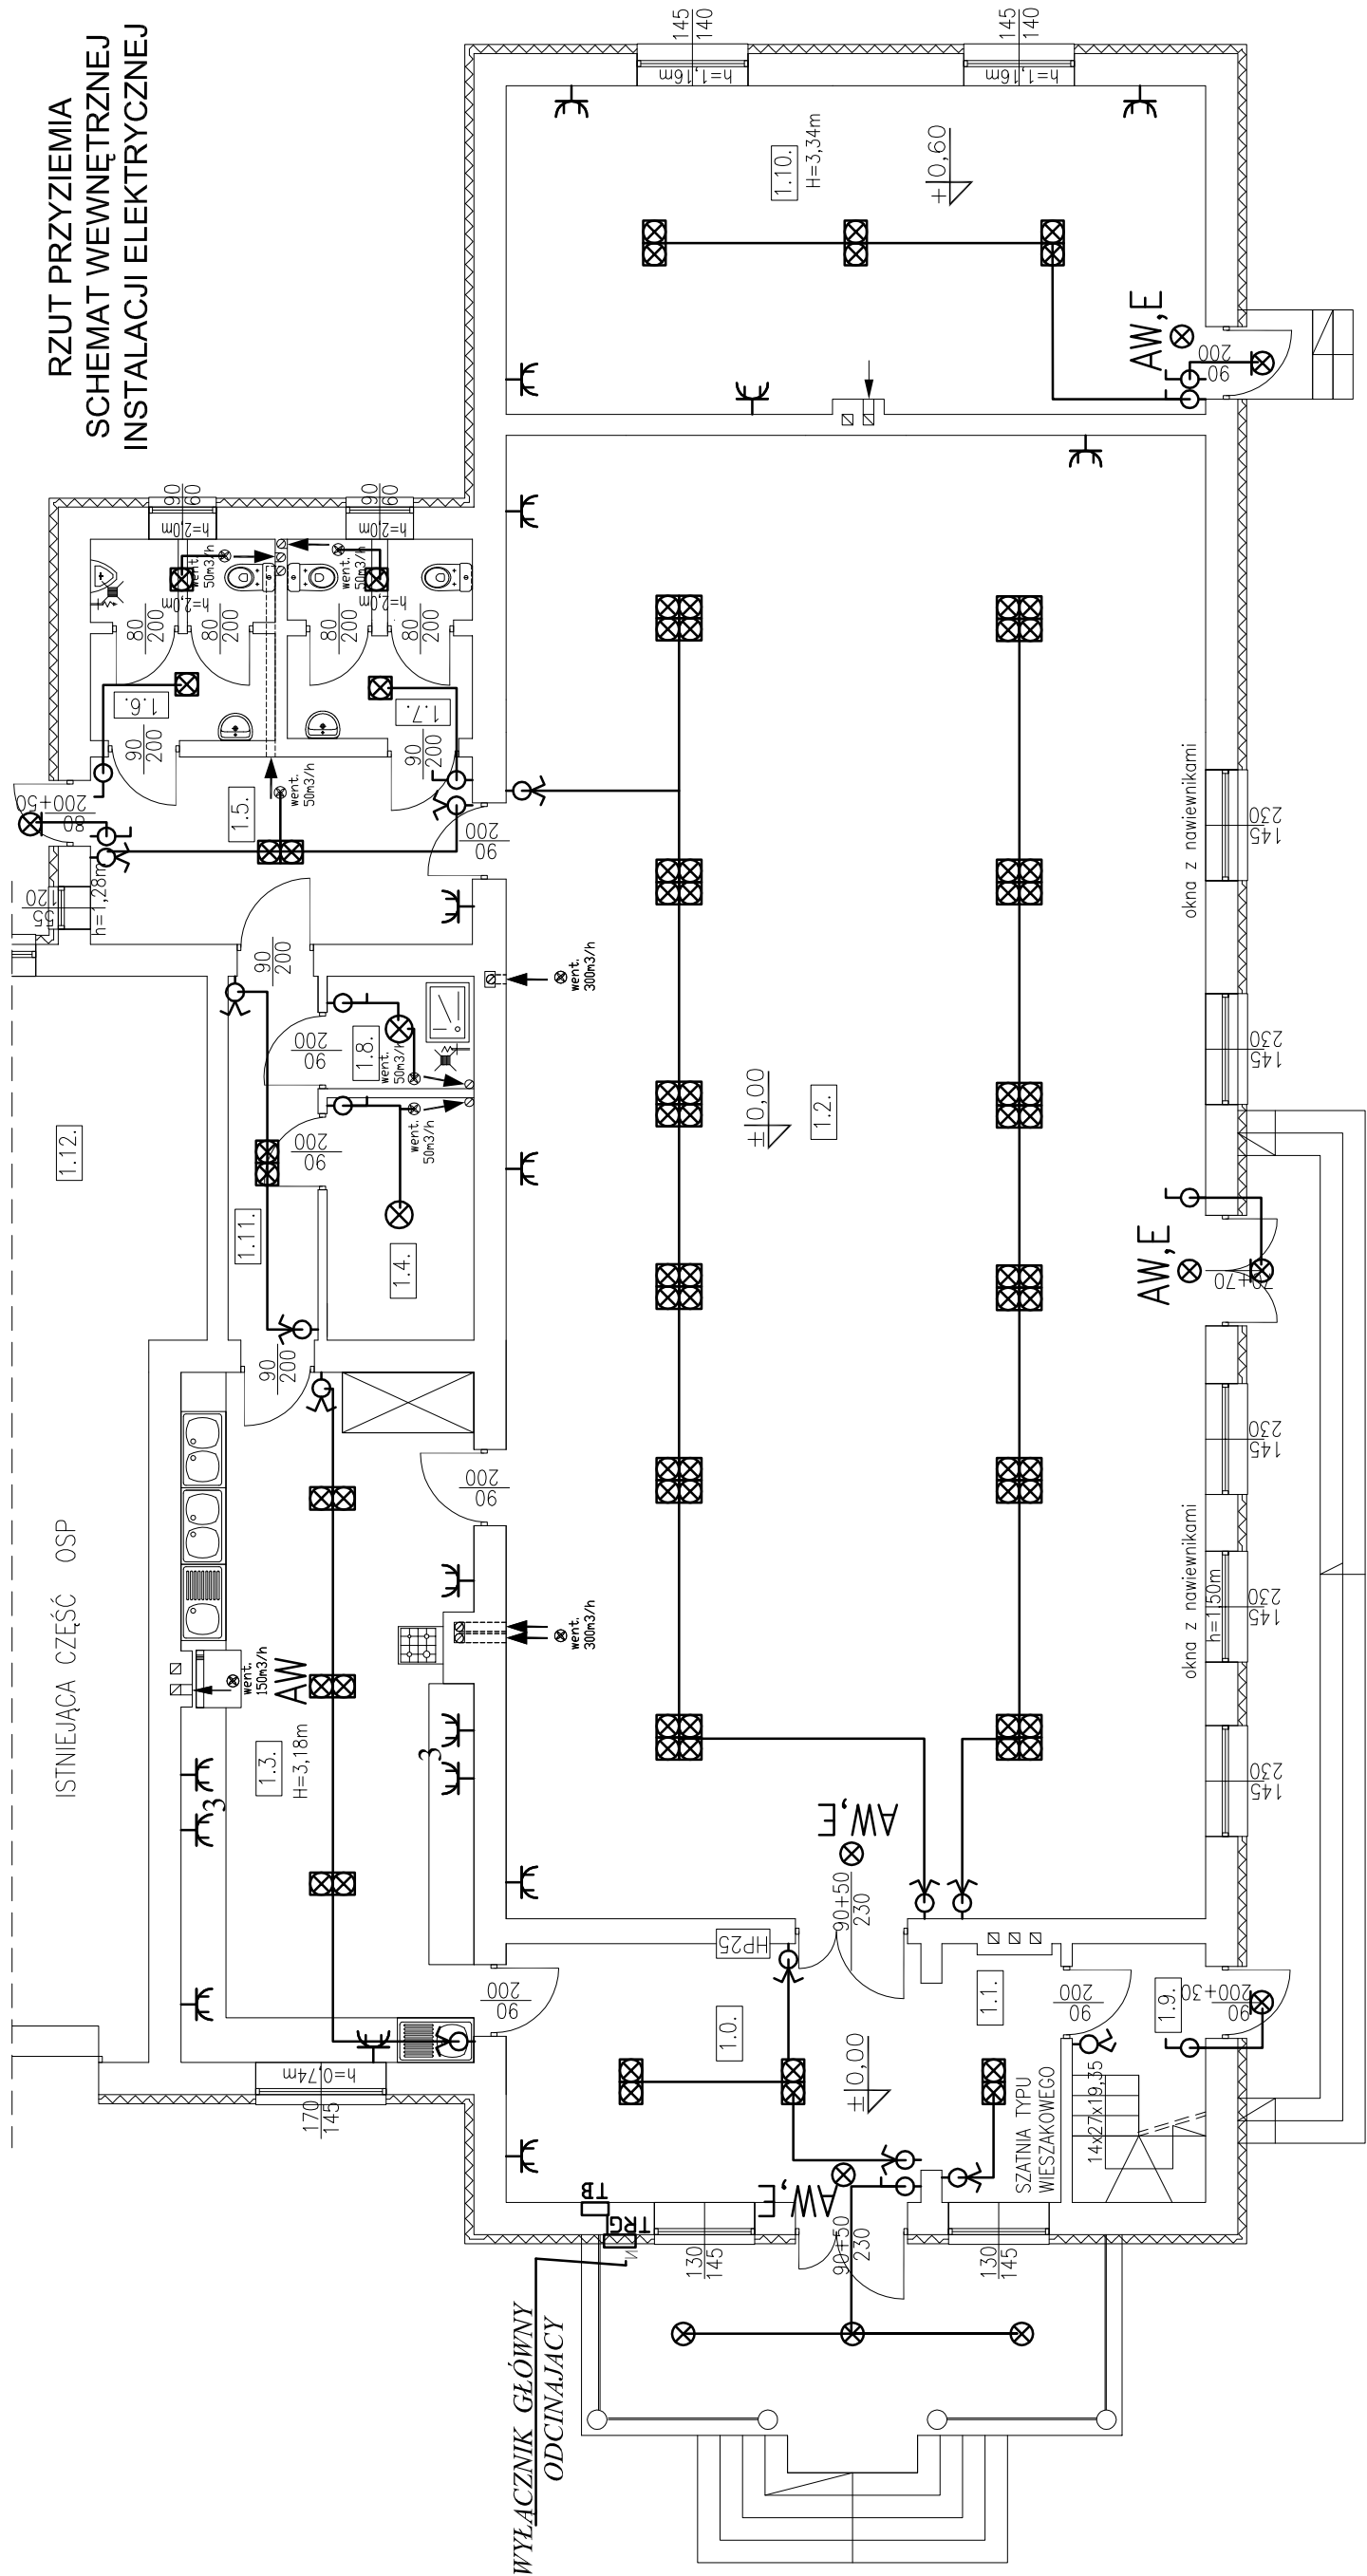

ZESTAWIENIE POMIESZCZEŃ

ŚWIETLICA WIEJSKA

+20 °C	1.0. hol. wejściowy 19,00m ²	+22 °C	1.6. WC. męskie 5,60m ²
+20 °C	1.1. szatnia 5,00m ²	+22 °C	1.7. WC. damskie 5,60m ²
+20 °C	1.2. sala. świetlicy wiejskiej 185,00m ²	+18 °C	1.8. pom. porządkowe 2,90m ²
+20 °C	1.3. pom. socjalne obsługi 35,30m ²	+20 °C	1.9. komunikacja 3,00m ²
+18 °C	1.4. pom. gospodarcze 6,20m ²	+22 °C	1.10. świetlica komputerowa 41,00m ²
+20 °C	1.5. komunikacja 12,50m ²	+20 °C	1.11. komunikacja 5,60m ²

RAZEM: 326.70 m2

GNI AZDO 220 V

GNI AZDO 380 V

WŁACZNIK POJEDYŃCZY

WŁACZNIK WIELOBODOWY

WŁACZNIK KLATKOWY

OPRAWA OŚWIEŹLENIOWA ŻAROWA 220 V

OPRAWA OŚWIETLENIOWA 220 V-KINKIET

AW, E OPRAWA OŚWIEŹLENIOWA AWARYJNEGO 220V Z WŁASNYM ŹRÓDŁEM ZASILENIA

OPRAWA OŚWIE TL ENIOWA J A Ż ENIOWA 18W

OPRAWA OŚWIETLENIOWA JAZENIOWA 4x18W

OPRAWA OŚWIETLENIOWA JAZENIOWA 2x36W

YDYp 3x2,5mm

YDYp 5x2.5mm

 \otimes YDYp 3x1,5mm

<p>P.H.U. "BARMJI" KOLUSZKI UL.3-GO MAJA 20 TEL.044*714*30*40 - 0698*610*207</p>		
TEMAT	PRZEBUDOWA ŚWIETLICY WIEJSKIEJ	
RYSUNEK	RZUT PRZYZIEMIA SOBEHAT WEWNĘTRZNEJ INSTALACJE ELEKTRYCZNEJ	
LOKALIZACJA	ROGOW. UL. STRAZACKA DZ. NR 462	
INSTALACJE	KWIETCIEŃ KAZIMIERZ UPR. NR GP. IV 7342/199/92	
SKALA: 1:100	DATA: 12.2011	STR NR